


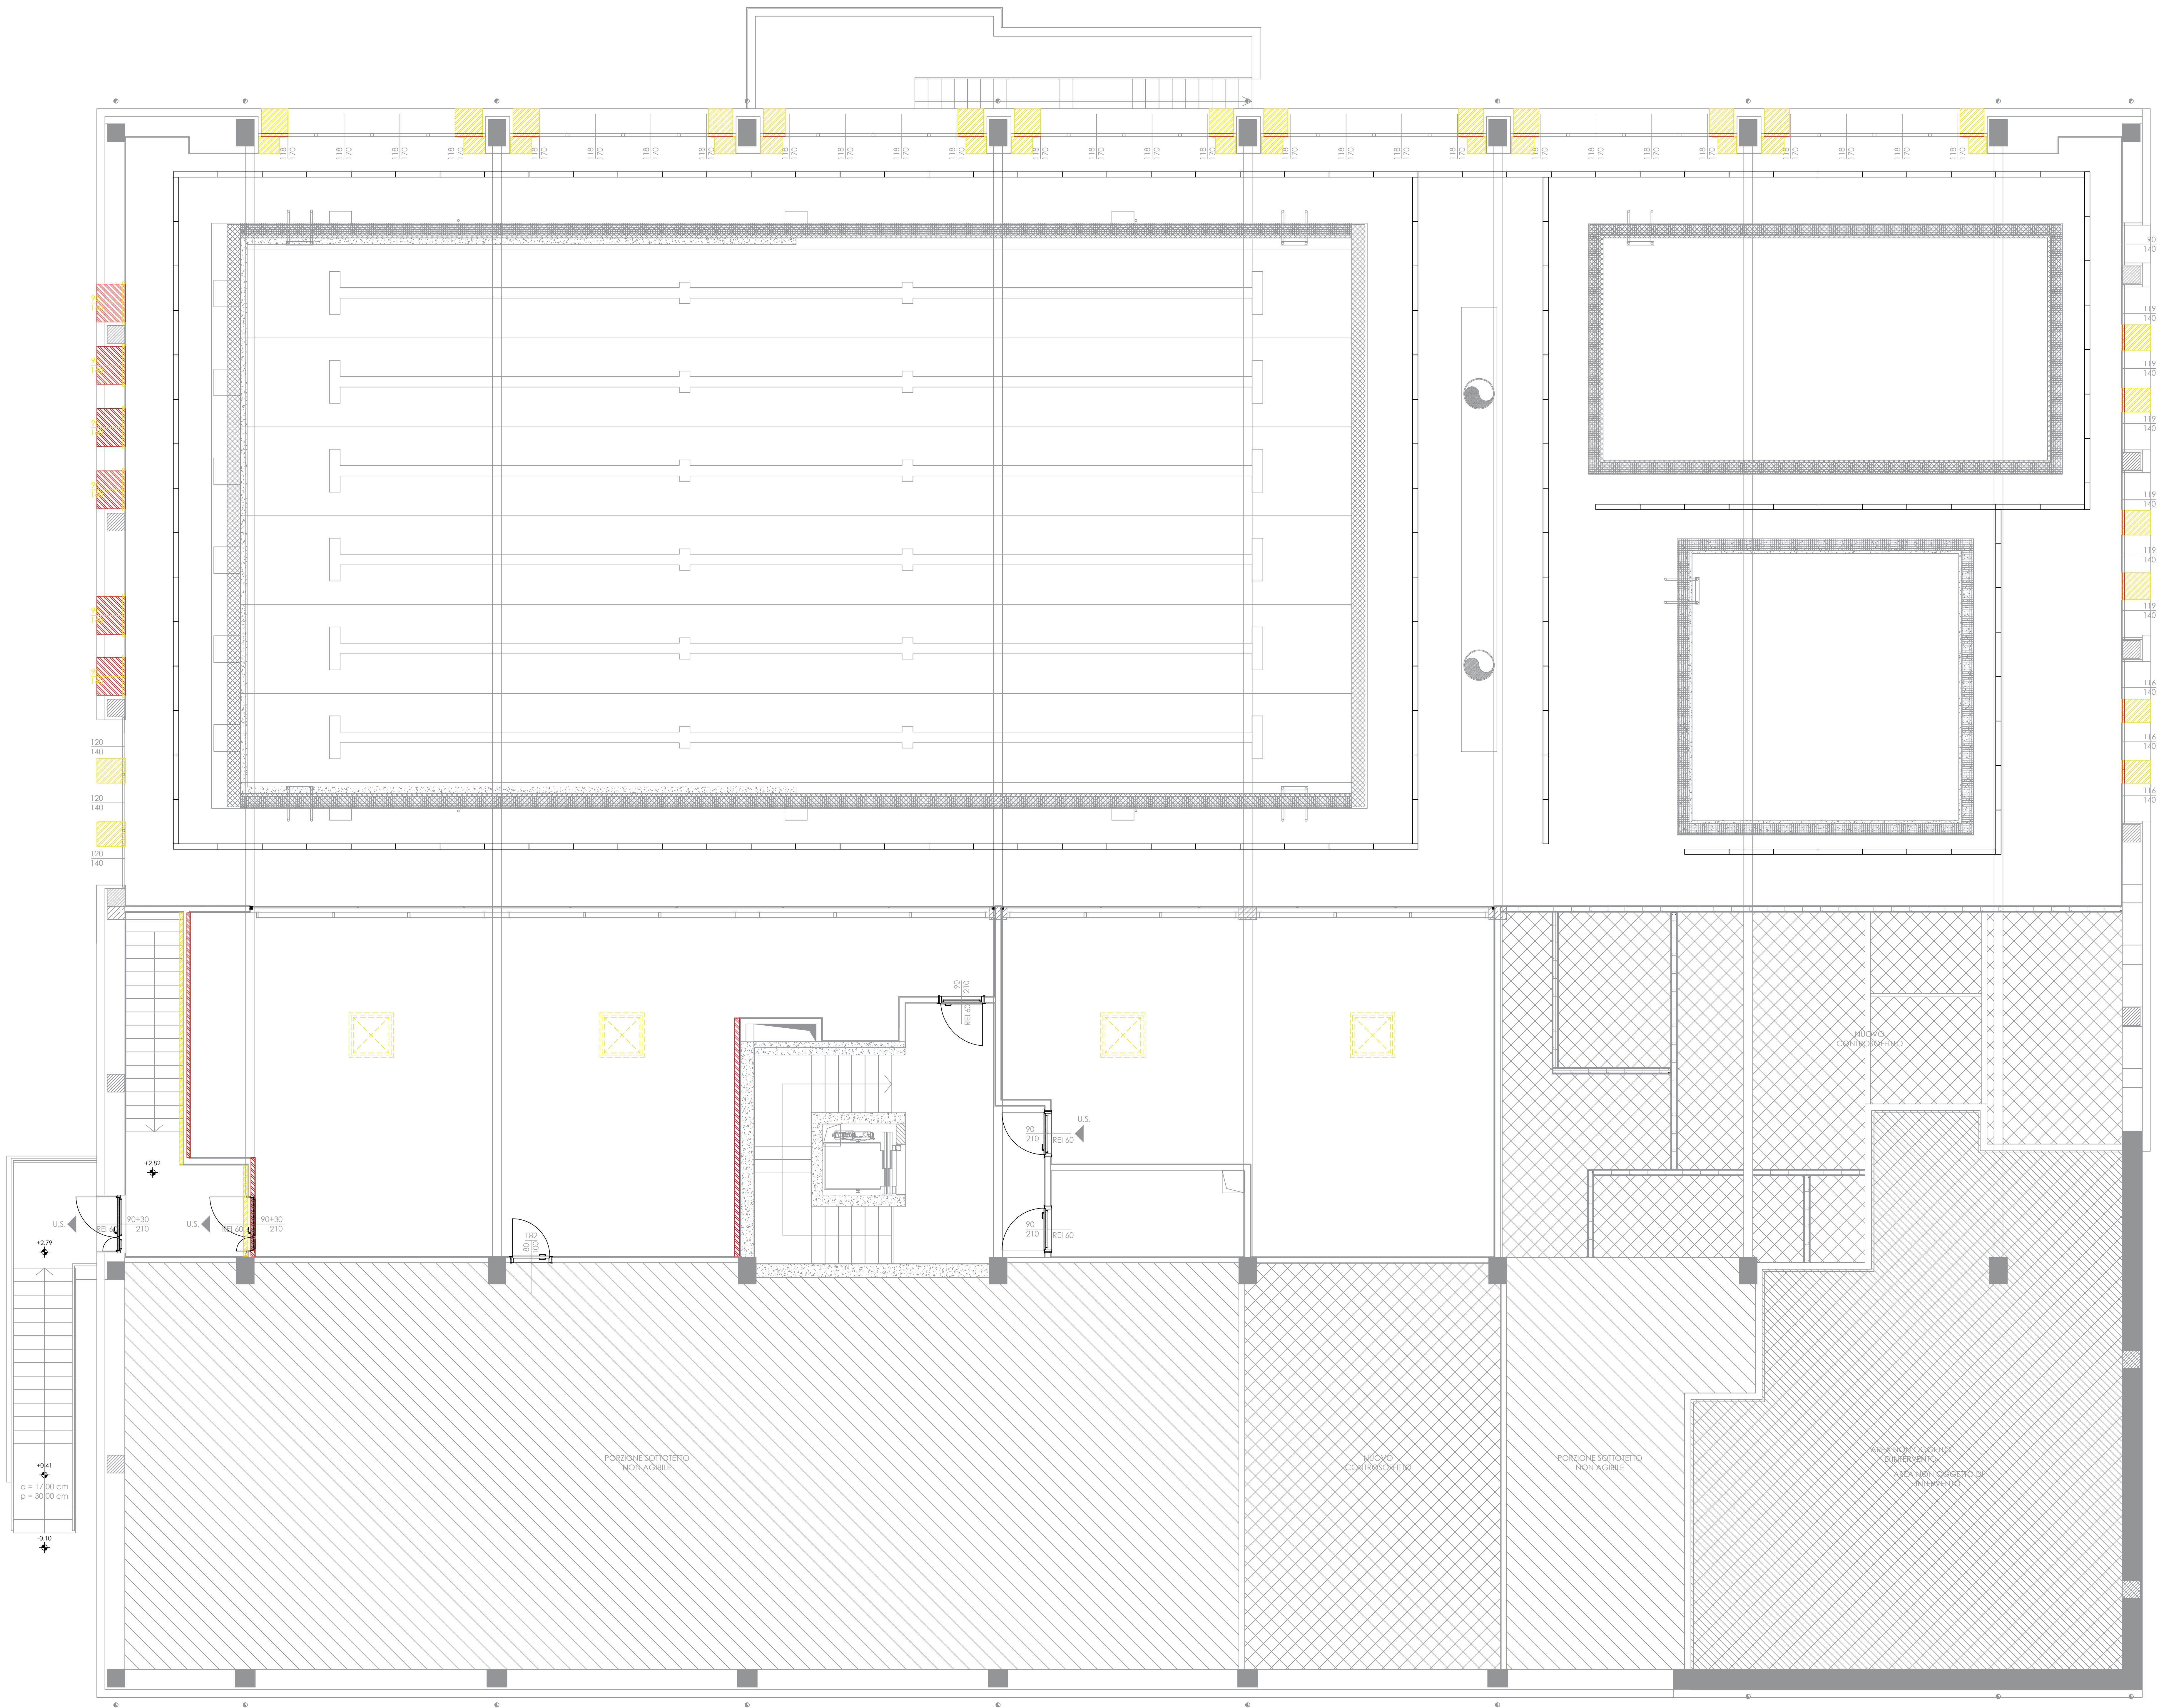

LEGENDA:


 Parte di demolizione rispetto al progetto esecutivo

 Parte di nuova realizzazione rispetto al progetto esecutivo



CITTÀ DI SESTO SAN GIOVANNI
Municipalità di Sesto San Giovanni
Lavori di ristrutturazione, messa a norma ed efficientamento energetico della piscina comunale OLIMPIA
Via Marzabotto, 189 - 20099 Sesto San Giovanni (MI) - C.U.P.: C4302000010006

VARIANTE NR.1

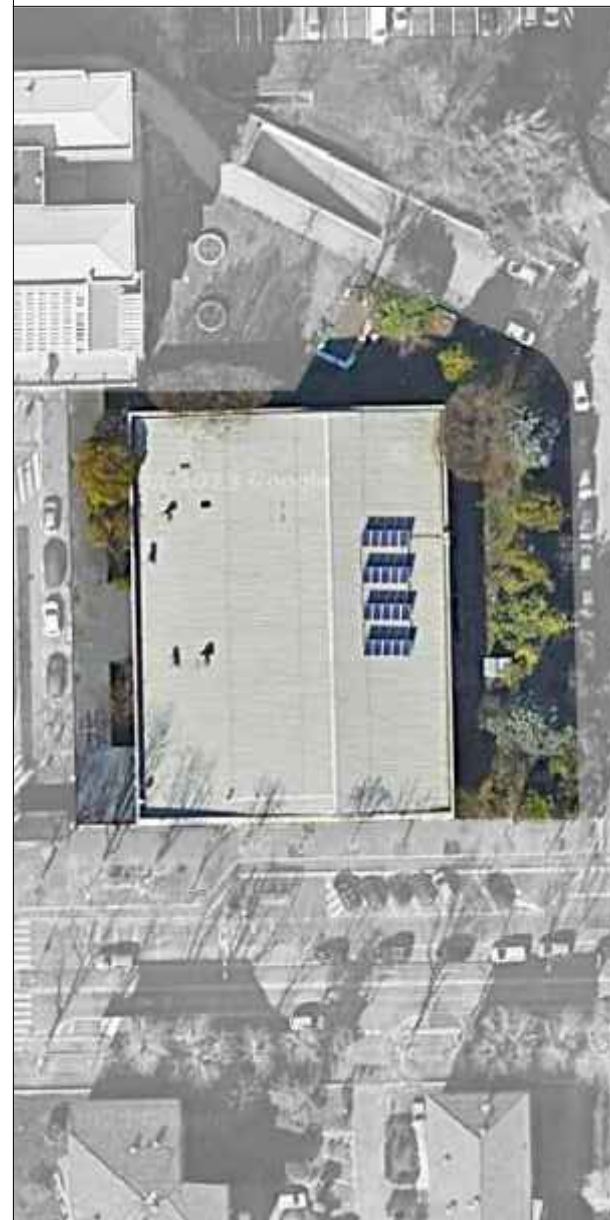

Oggetto:
COMPARATIVO - Pianta piano primo

Progettisti:
Opere edili e strutturali:
ADA1 s.r.l.
Termotecnico e impianti elettrici:
ING s.r.l.
Coordinatore sicurezza
in fase progettazione:
ING s.r.l.
RUP:
arch. Antonio Di Giorgio
Direttore dell'Area Tecnica:
arch. Paolo Margutti

Direttore dei Lavori
Planet s.r.l.
PLANETA
CSE, collaudo statico e CTA
Ing. Giuseppe Bergantini

Elaborato:

VR-GR02

Data
Luglio 2026

Scala
1:50

PROGETTO: Pianta piano primo
SCALA 1:50

SCALA 1:50
0 0.5 1 2.5 5 m